


Projektowany kabel YKY 5x6 mm²
w rurze karbowanej fi 50mm
N750

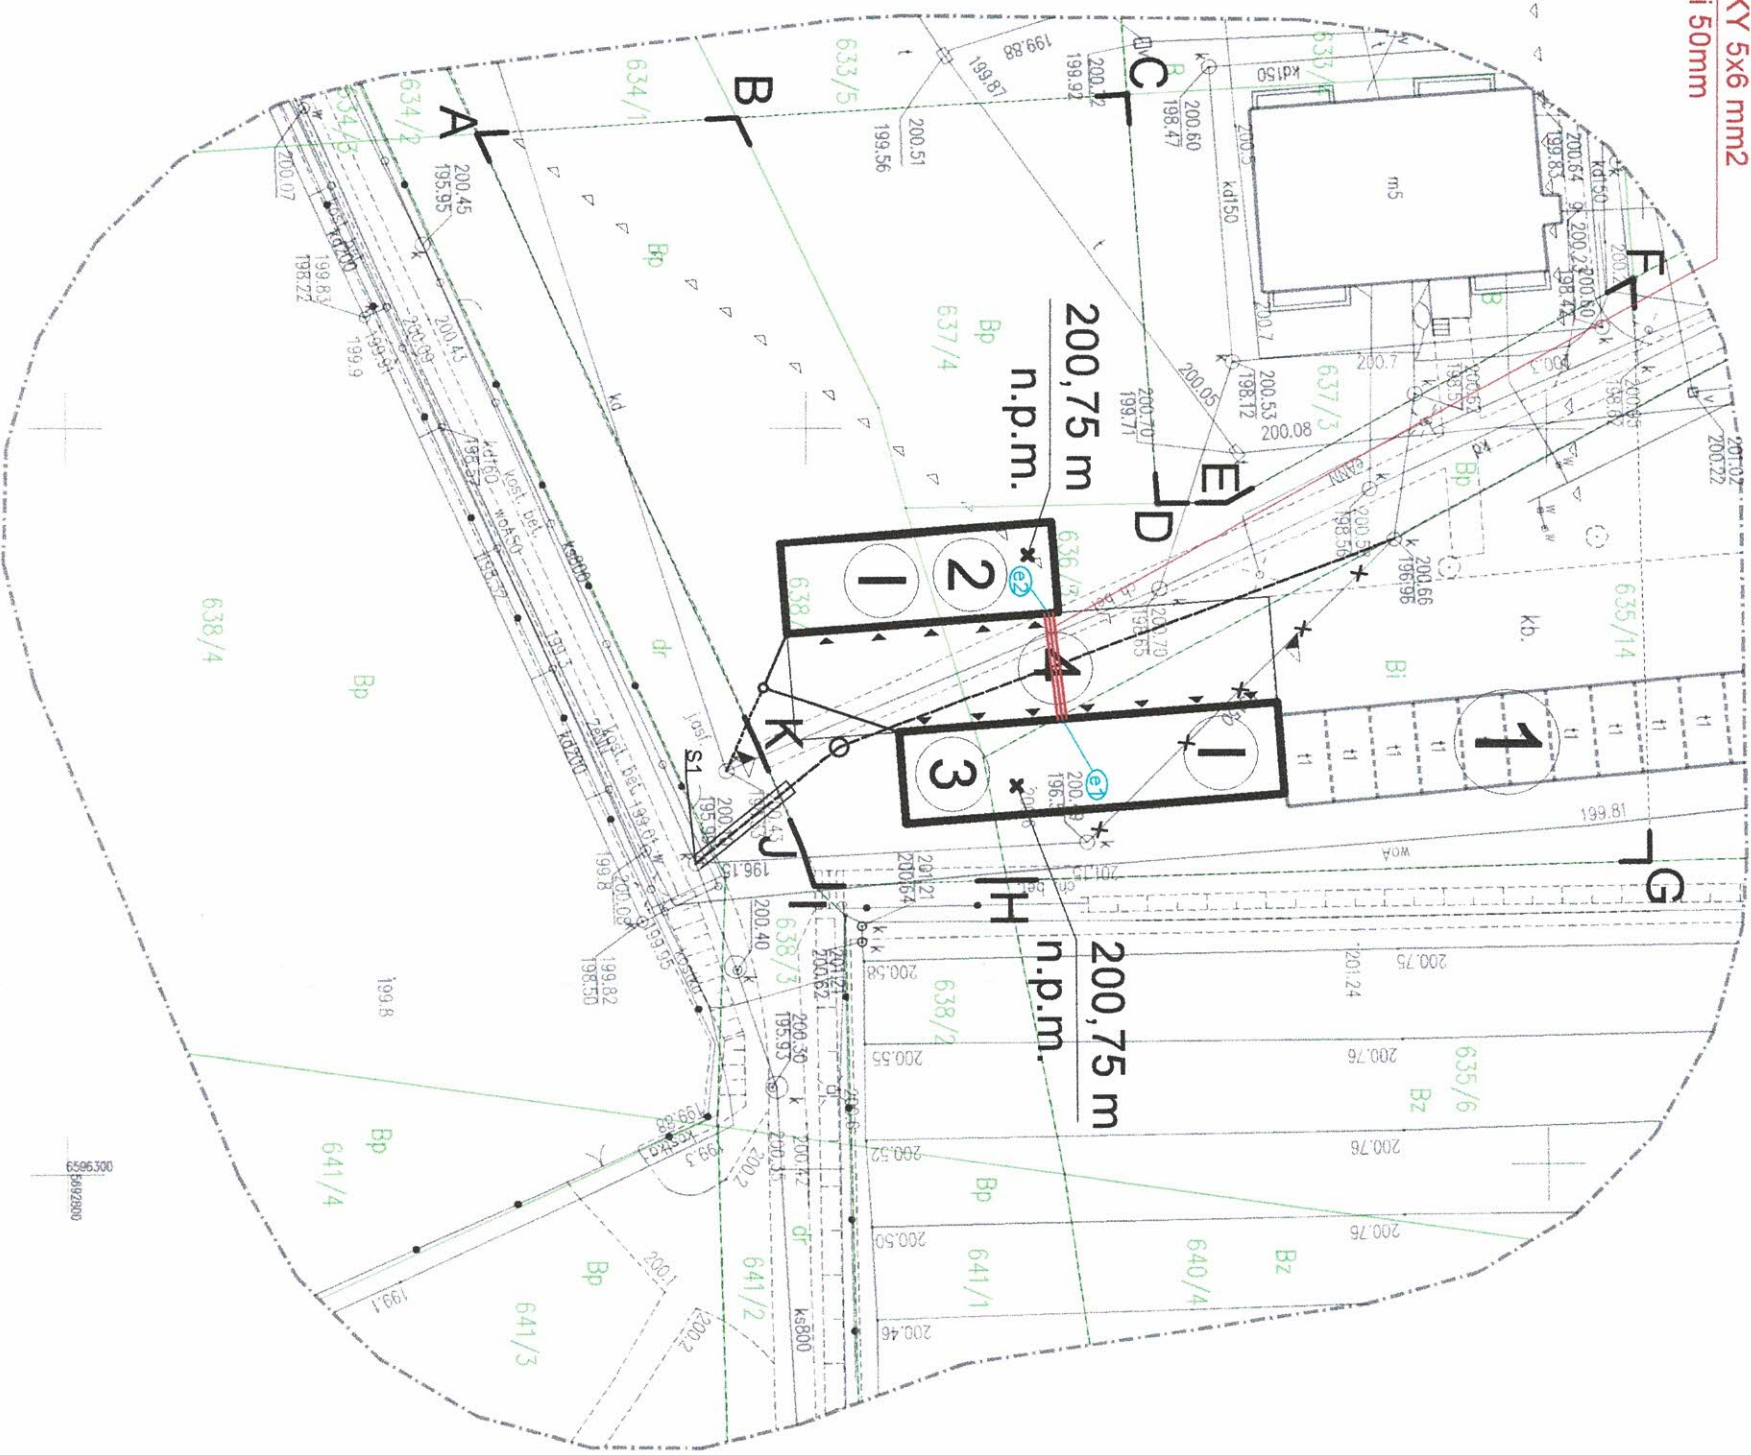

Wzrost: 1,75 m, waga: 75 kg, data: 2024-05-01
Miejsce: ul. Młoda 97-300 Kamieńsk
Data: 2024-05-01
Wzrost: 1,75 m, waga: 75 kg, data: 2024-05-01

Opis: Projektowany kabel YKY 5x6 mm²
w rurze karbowanej fi 50mm
N750

Mapa: 1:500
Data: 2024-05-01

Oznaczenia

A-D	Granica opracowania
1	Istniejące boksy garażowe
2	Projektowany budynek garażowy na 5 stanowisk postojowych
3	Projektowany budynek garażowy na 7 stanowisk postojowych
4	Proponowane dojścia i dojazdy
1	Liczba kondygnacji
1	Wjazd do budynku
1	Wjazd na działkę
1	Wejście na działkę
1	Nieprzekraczalna linia zabudowy


LEGENDA

PROJEKTOWANY KABEL
PROJEKTOWANA RURA OSŁONOWA NA KABEL
ZAKRES OPRACOWANIA
PUNKTY CHARAKTERYSTYCZNE LINII KABLOWEJ

- Kabel zasilający garaże prowadzony natynkowo w rurach RLM
- odpornych na promieniowanie UV.
- Kabel w gruncie prowadzić w rurze przeznaczony do układania pod drogami


Współrzędne geodezyjne	
Lp.	X
e1	6596269.80
e2	6596262.55

OBIEKT	BUDYNEK GARAŻOWY 5-CIO POSTOJOWY	NR RYS.	E.1_PZT
ADRES	ul. Młoda 97-300 Kamieńsk	SKALA	1:500
PRZEDMIOT	Projekt zagospodarowania terenu	DATA	2024-05-01
PROJEKTANT	mgr inż. TOMASZ DĄBROWSKI	NR UPN	LOD/453/PBE/21

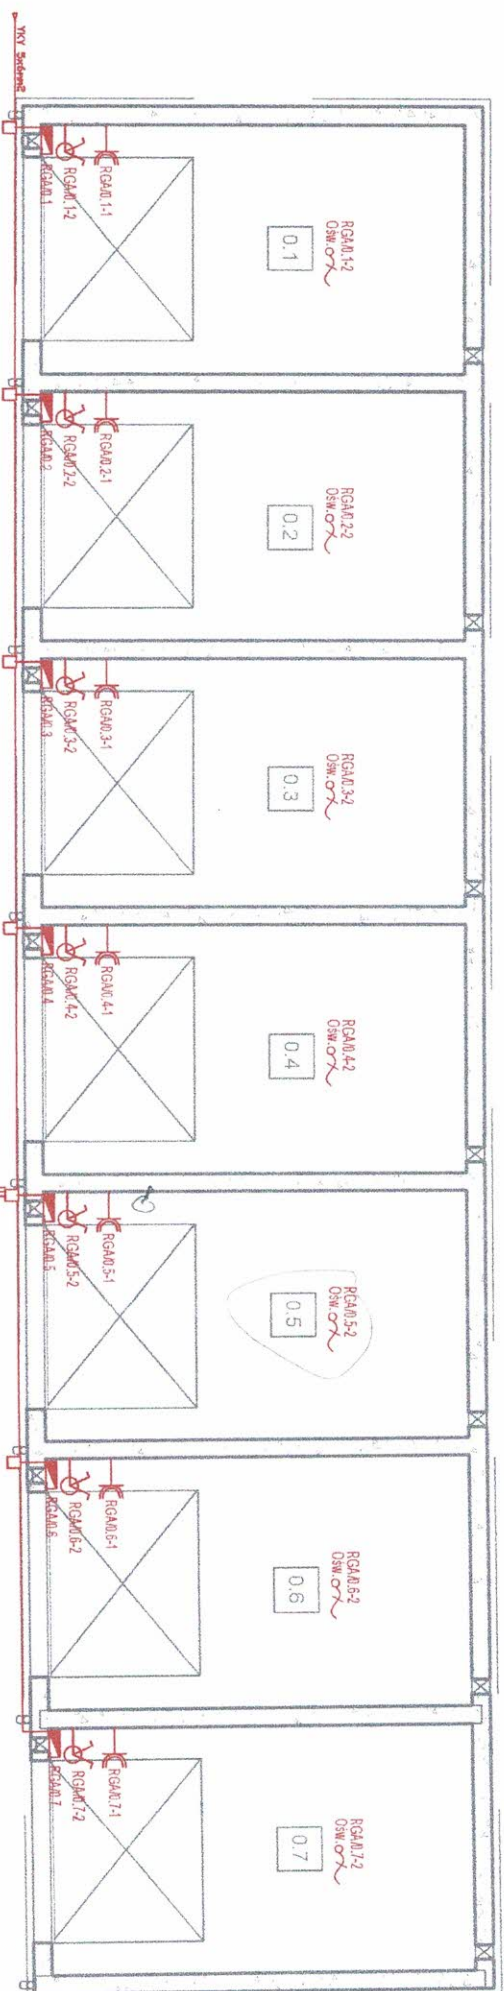


- Uwaga:
1. Kabel zasilający projektowane garaże prowadzić z istniejącej rozdzielni z układem pomiarowym PGE Dystrybucja S. A. w ruroch RLM22 odpornych na działanie promieniowania UV.
 2. Kabel prowadzić po elewacji istniejących garaży.

Kabel doprowadzić do ziemi. Kabel w ziemi układać w rurze osłonowej karbowanej fi 50mm

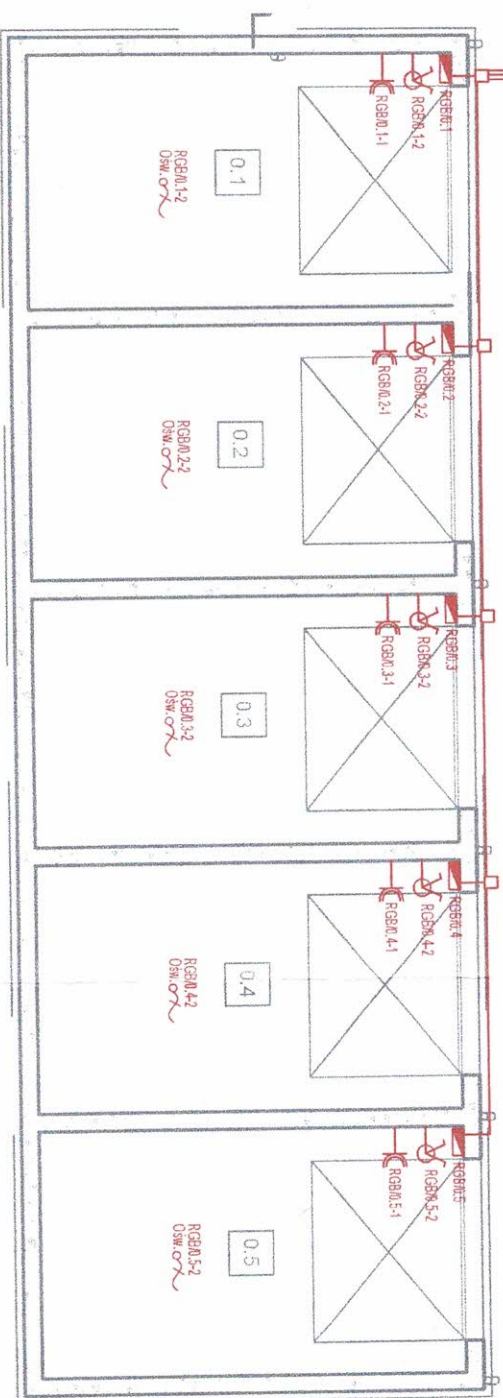


Symbol	Opis
	Rozdzielnica
	Wypust oświetleniowy
	Zaczepnik oświetlenia schodowego
	Gniazdo 230 VAC IP44
	Puszka natynkowa IP 65

INSTAL ON			
Radosław Mucha			
97-400 Belchatów			
Ul. Hubala 6/54			
tel. 607-730-425			
OBJEKT		BUDYNEK GARAŻOWY 5-CIO POSTOJOWY	NR RYS. E.01
ADRES		dz. nr ewid. 637/4, 635/14, 636/3, 638/1, obr. 10, m. Belchatów	SKALA 1:100
PRZEDMIOT		Rzut no garaże-instalacja elektryczna zasilająca i wewnętrzna	DATA
PROJEKTANT		mgr inż. TOMASZ DĄBROWSKI	05.2024

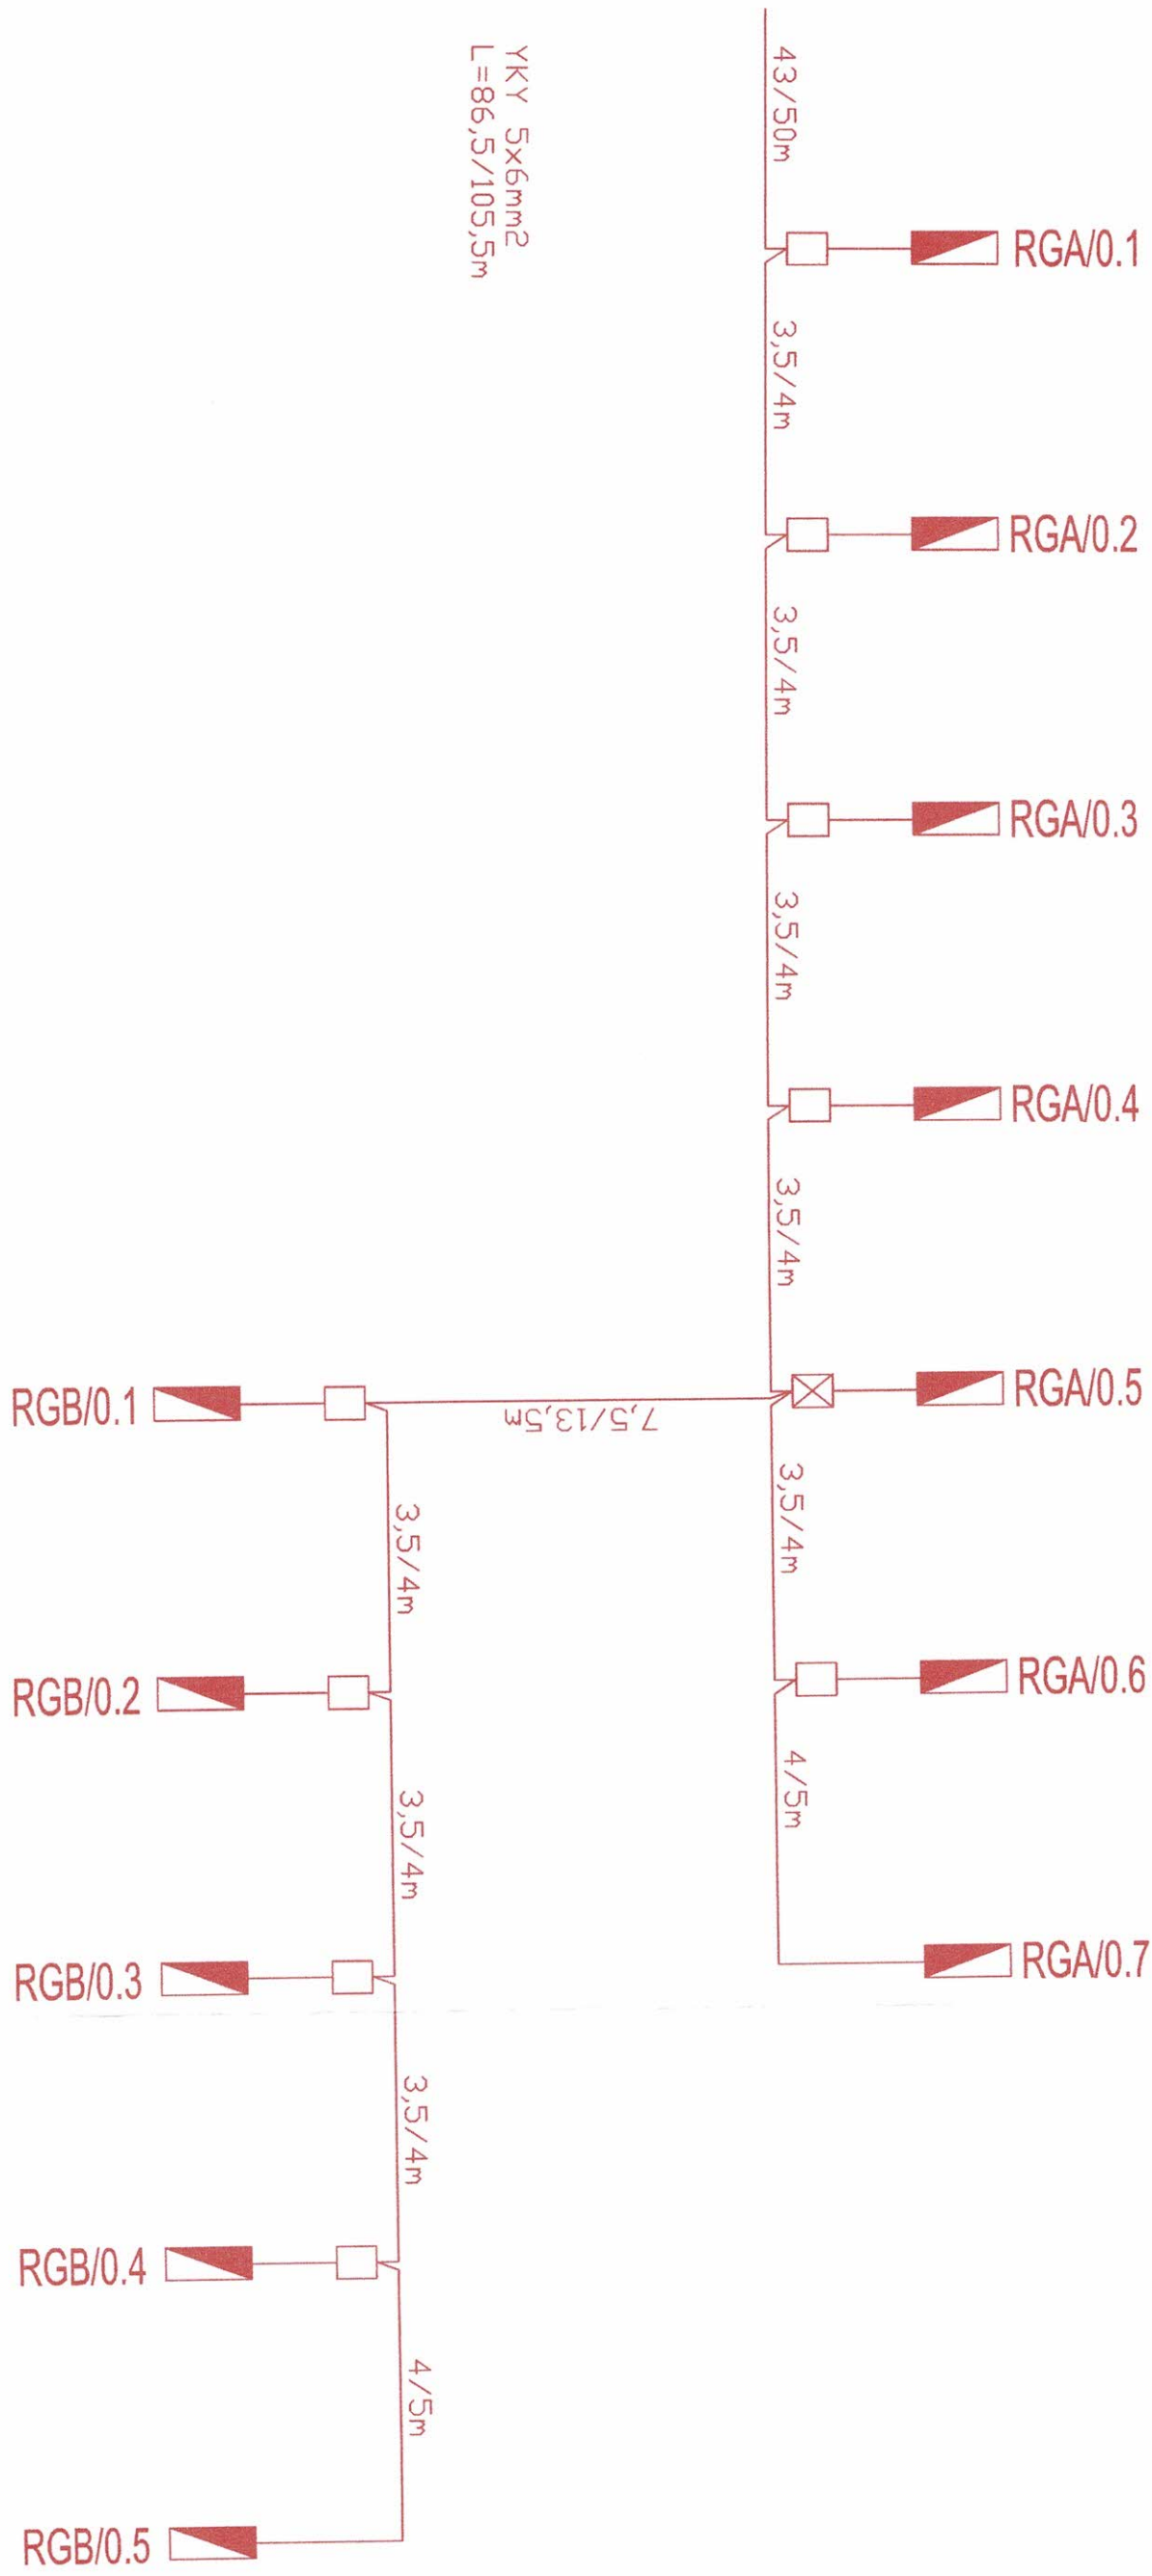

INSTAL ON Radosław Mucha 97-400 Belchatów Ul. Hubala 6/54 tel. 607-730-425			
OBIEKT	BUDYNEK GARAŻOWY 5-CIO POSTOJOWY	NR RYS.	E.02
ADRES	BUDYNEK GARAŻOWY 7-DMIO POSTOJOWY	SKALA	b/s
PRZEDMIOT	dz. nr ewid. 637/4, 635/14, 636/3, 638/1, obr. 10, m. Belchatów	DATA	05.2024
PROJEKTANT	mgr inż. TOMASZ DĄBROWSKI	NR UPR.	LOD/453/PBE/21

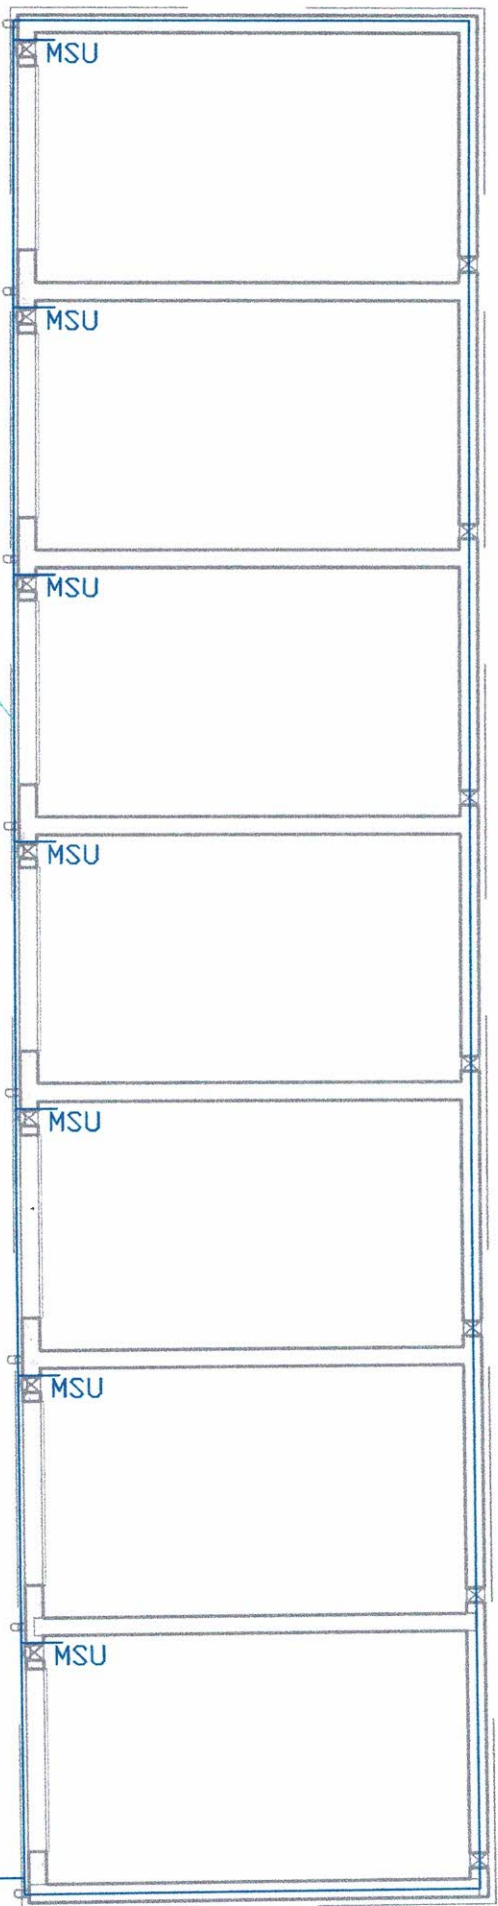



Uziom fundamentowy FeZn 30x4

Uwaga:

1. Uziom fundamentowy wykonąć z bednarkei FeZn 30x4
2. Z uziomu wyprowadzić bednarke FeZn 25x4 do pomieszczeń garażowych w rejonie rozdzielnic garażowych
3. Bednarke zakończyć szyną wyrównawczą 7x25+1x10+1xpłaskownik
4. Z uziomu wyprowadzić przewody odprowadzające do złącz kontrolnych w postaci bednarkei FeZn 30x4


MSU

LgYzo 1x6

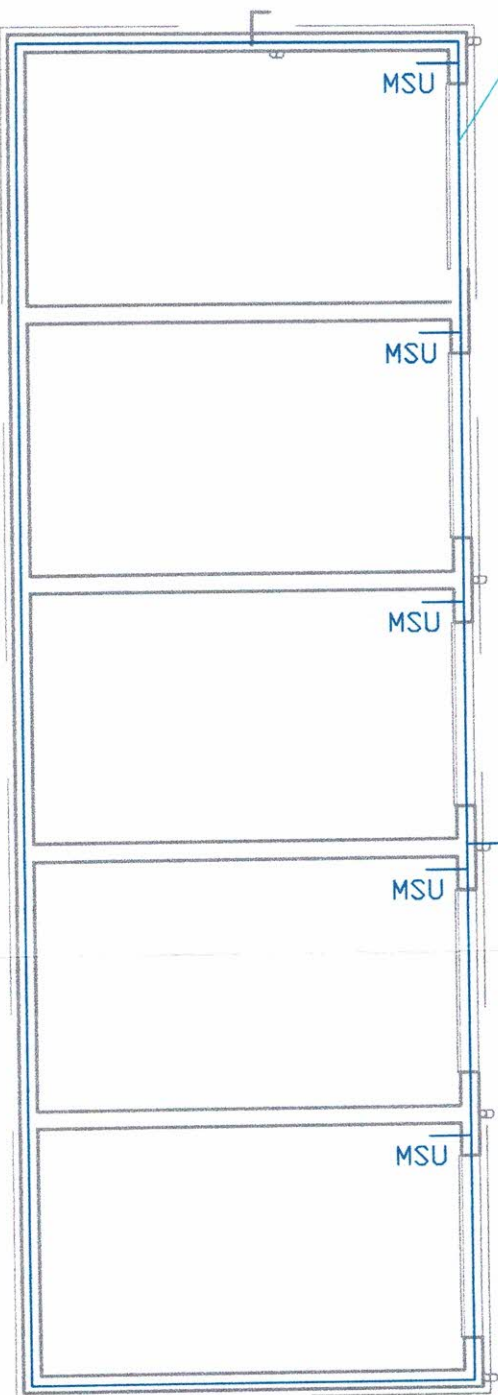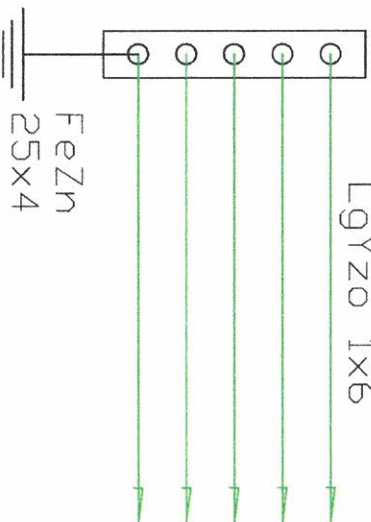


OBJEKT		BUDYNEK GARAŻOWY 6-CIO POSTOJOWY		NR RYS. E.03	
ADRES		BUDYNEK GARAŻOWY 7-DMIO POSTOJOWY		SKALA 1:100	
PRZEDMIOT		Uziom fundamentowy		DATA	
PROJEKTANT		mgr inż. TOMASZ DĄBROWSKI		NR UPR. LOD/453/PBE/21	
				05.2024	

INSTAL ON
Radosław Mucha
97-400 Bełchatów
Ul. Hubala 6/54
tel. 607-730-425

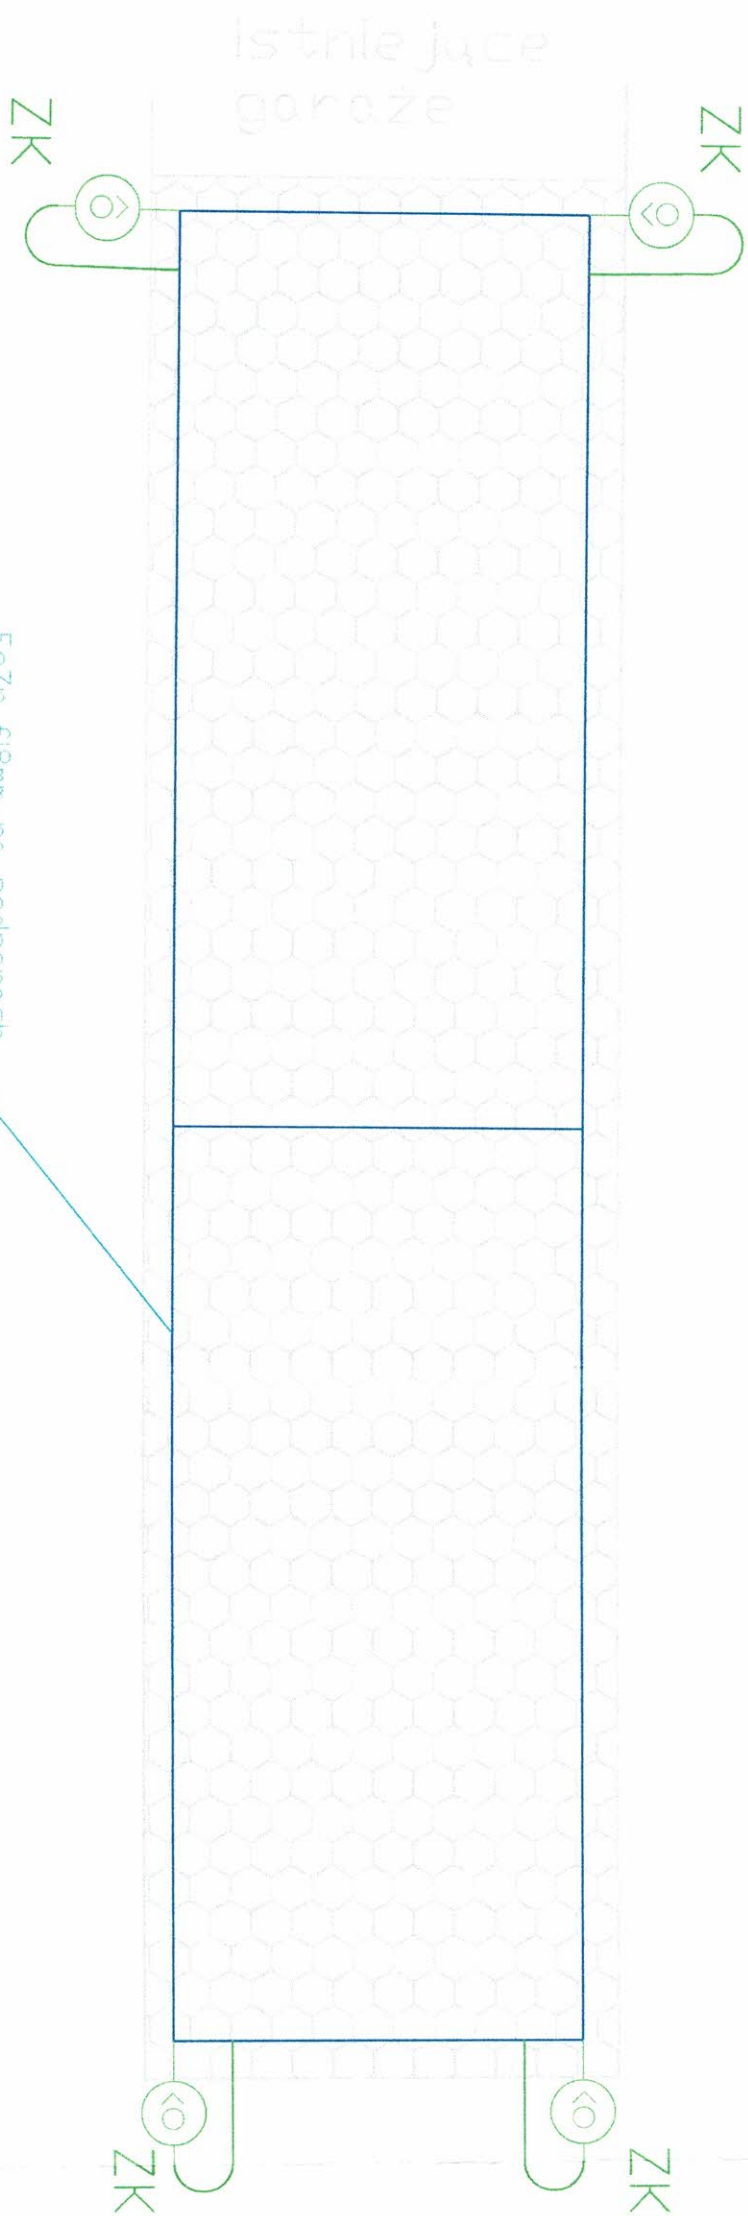


- Uwaga:
1. Zwody poziome i pionowe wykonać z drutu FeZn f18mm
 2. Zwody poziome montować na podporach do blachy
 3. W miejscach kolizji z panelami oraz korytem kablowych zwody poziome prowadzić w rurach odgrzewowych
 4. Zwody pionowe prowadzić po elewacji
 5. Przewody doprowadzające wykonać z bednaraki FeZn25x4 i przyłączyć do projektowanego uzłomu fundamentowego

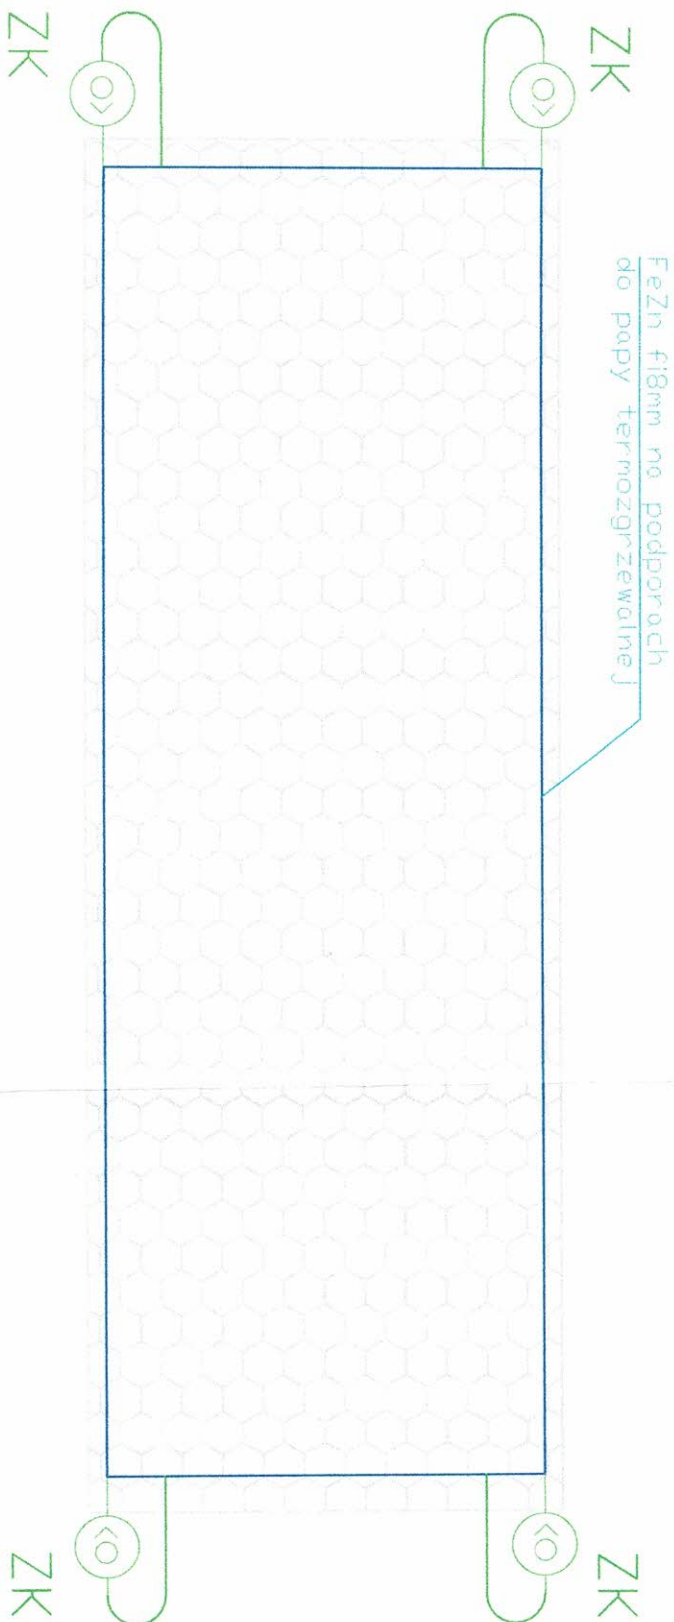

INSTAL ON				
Radosław Mucha				
97-400 Belchatów				
Ul. Hubala 6/54				
tel. 607-730-425				
OBIEKT	BUDYNEK GARAŻOWY 5-CIO POSTOJOWY			NR RYS. E.04
ADRES	BUDYNEK GARAŻOWY 7-DMIO POSTOJOWY			
PRZEDMIOT	Instalacja odgrzewowa			SKALA 1:100
PROJEKTANT	mgr inż. TOMASZ DĄBROWSKI	NR UPR	L0D/453/PBE/21	DATA 05.2024

L1L2L3

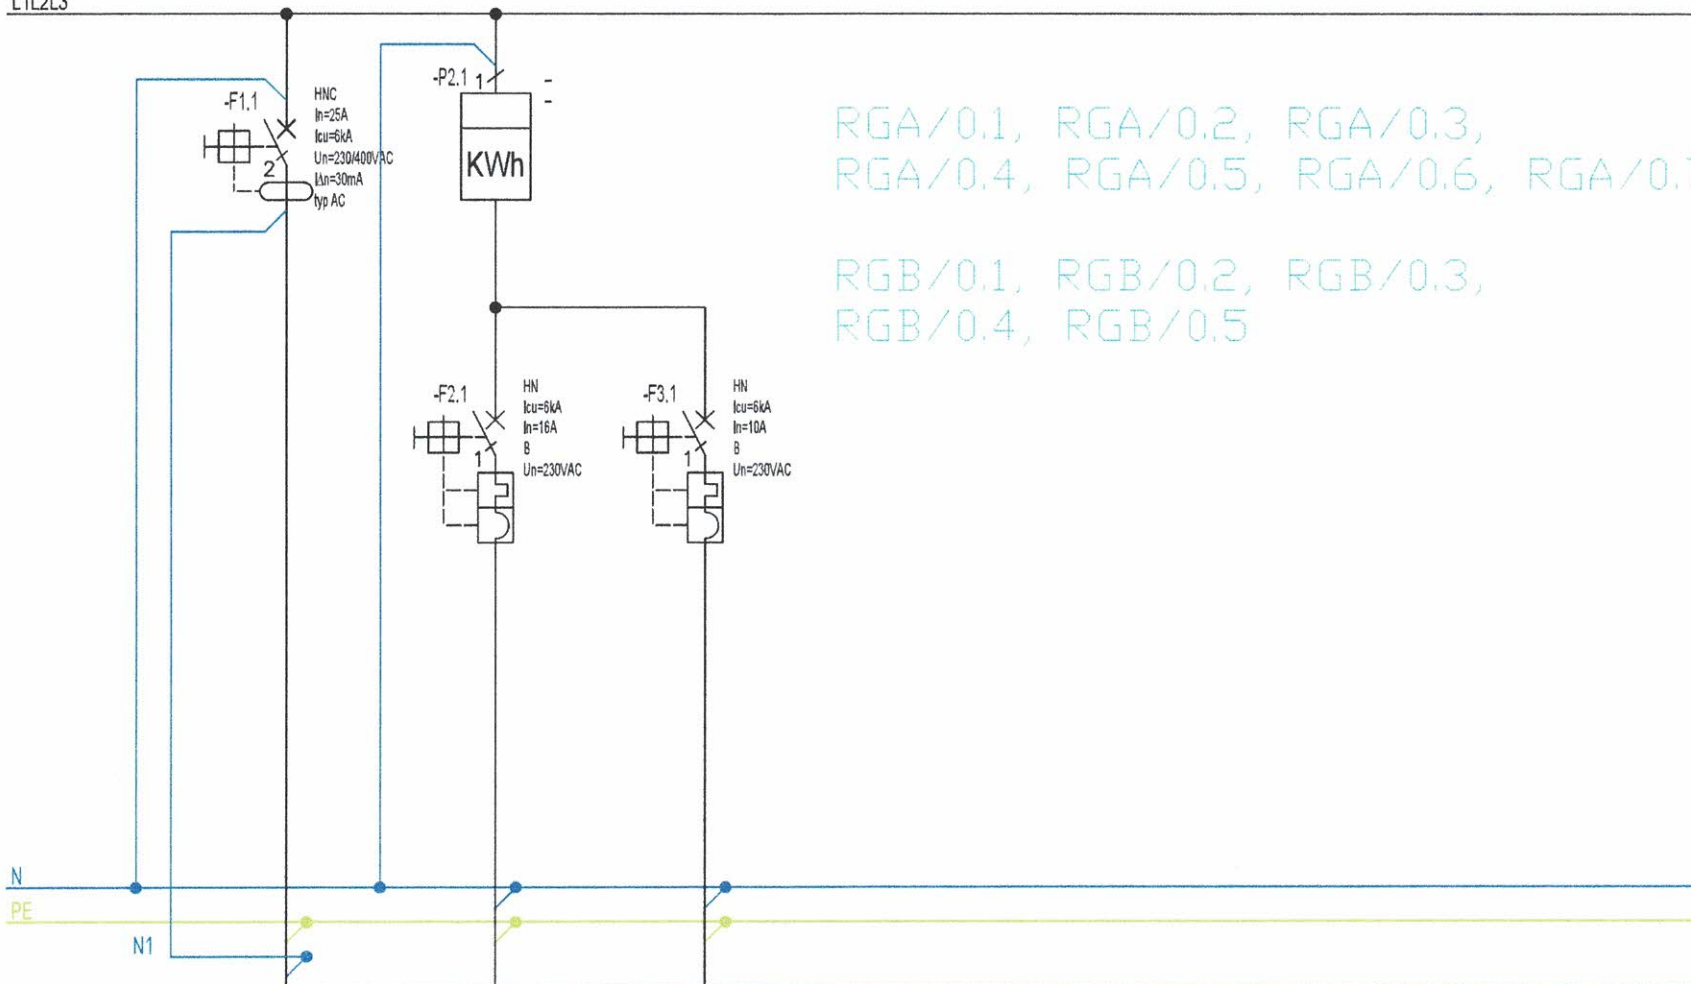

RG/0.1, RG/0.2, RG/0.3,
RG/0.4, RG/0.5, RG/0.6, RG/0.7

RGB/0.1, RGB/0.2, RGB/0.3,
RGB/0.4, RGB/0.5

Numer obwodu	0	1	2	
Opis	Zasilanie z TL poprzez puszkę IP 65	Gniazdo 230V	Oświetlenie	
Moc [kW]/Prąd [A]	-	-	-	
Przewód	YKY 5x6mm ² / YKY 3x6mm ²	YDY 3x2,5mm ²	YDY 4x1,5mm ²	
Nazwa obwodu	Zasilanie	Gniazda	Oświetlenie	

INSTAL ON
Radosław Mucha
97-400 Bełchatów
Ul. Hubala 6/54
tel. 607-730-425

OBIEKT	BUDYNEK GARAŻOWY 5-CIO POSTOJOWY BUDYNEK GARAŻOWY 7-DMIO POSTOJOWY	NR RYS.	E.05
ADRES	dz. nr ewid. 637/4, 635/14, 636/3, 638/1; obr. 10; m. Bełchatów	SKALA	b/s
PRZEDMIOT	Schemat rozd. garażowych	DATA	PODPIS
PROJEKTANT	mgr inż. TOMASZ DĄBROWSKI	NR UPR.	LOD/4535/PBE/21
			05.2024